


145, 422.151  
Oryginał dla celów administracyjnych

Kopia mapy swt. WWS  
Gmina BATORZ  
Obręb LIOŁA STUDZIAŃSKA KOLONIA  
Skala 1:1000  
G.VI.GG42/748/13

Proj. podwieszenie przewodu oświetleniowego  
AsXSn 2x35 L=987/1030 na istn. linii nN zas. Z stacji Wola Studziańska 1

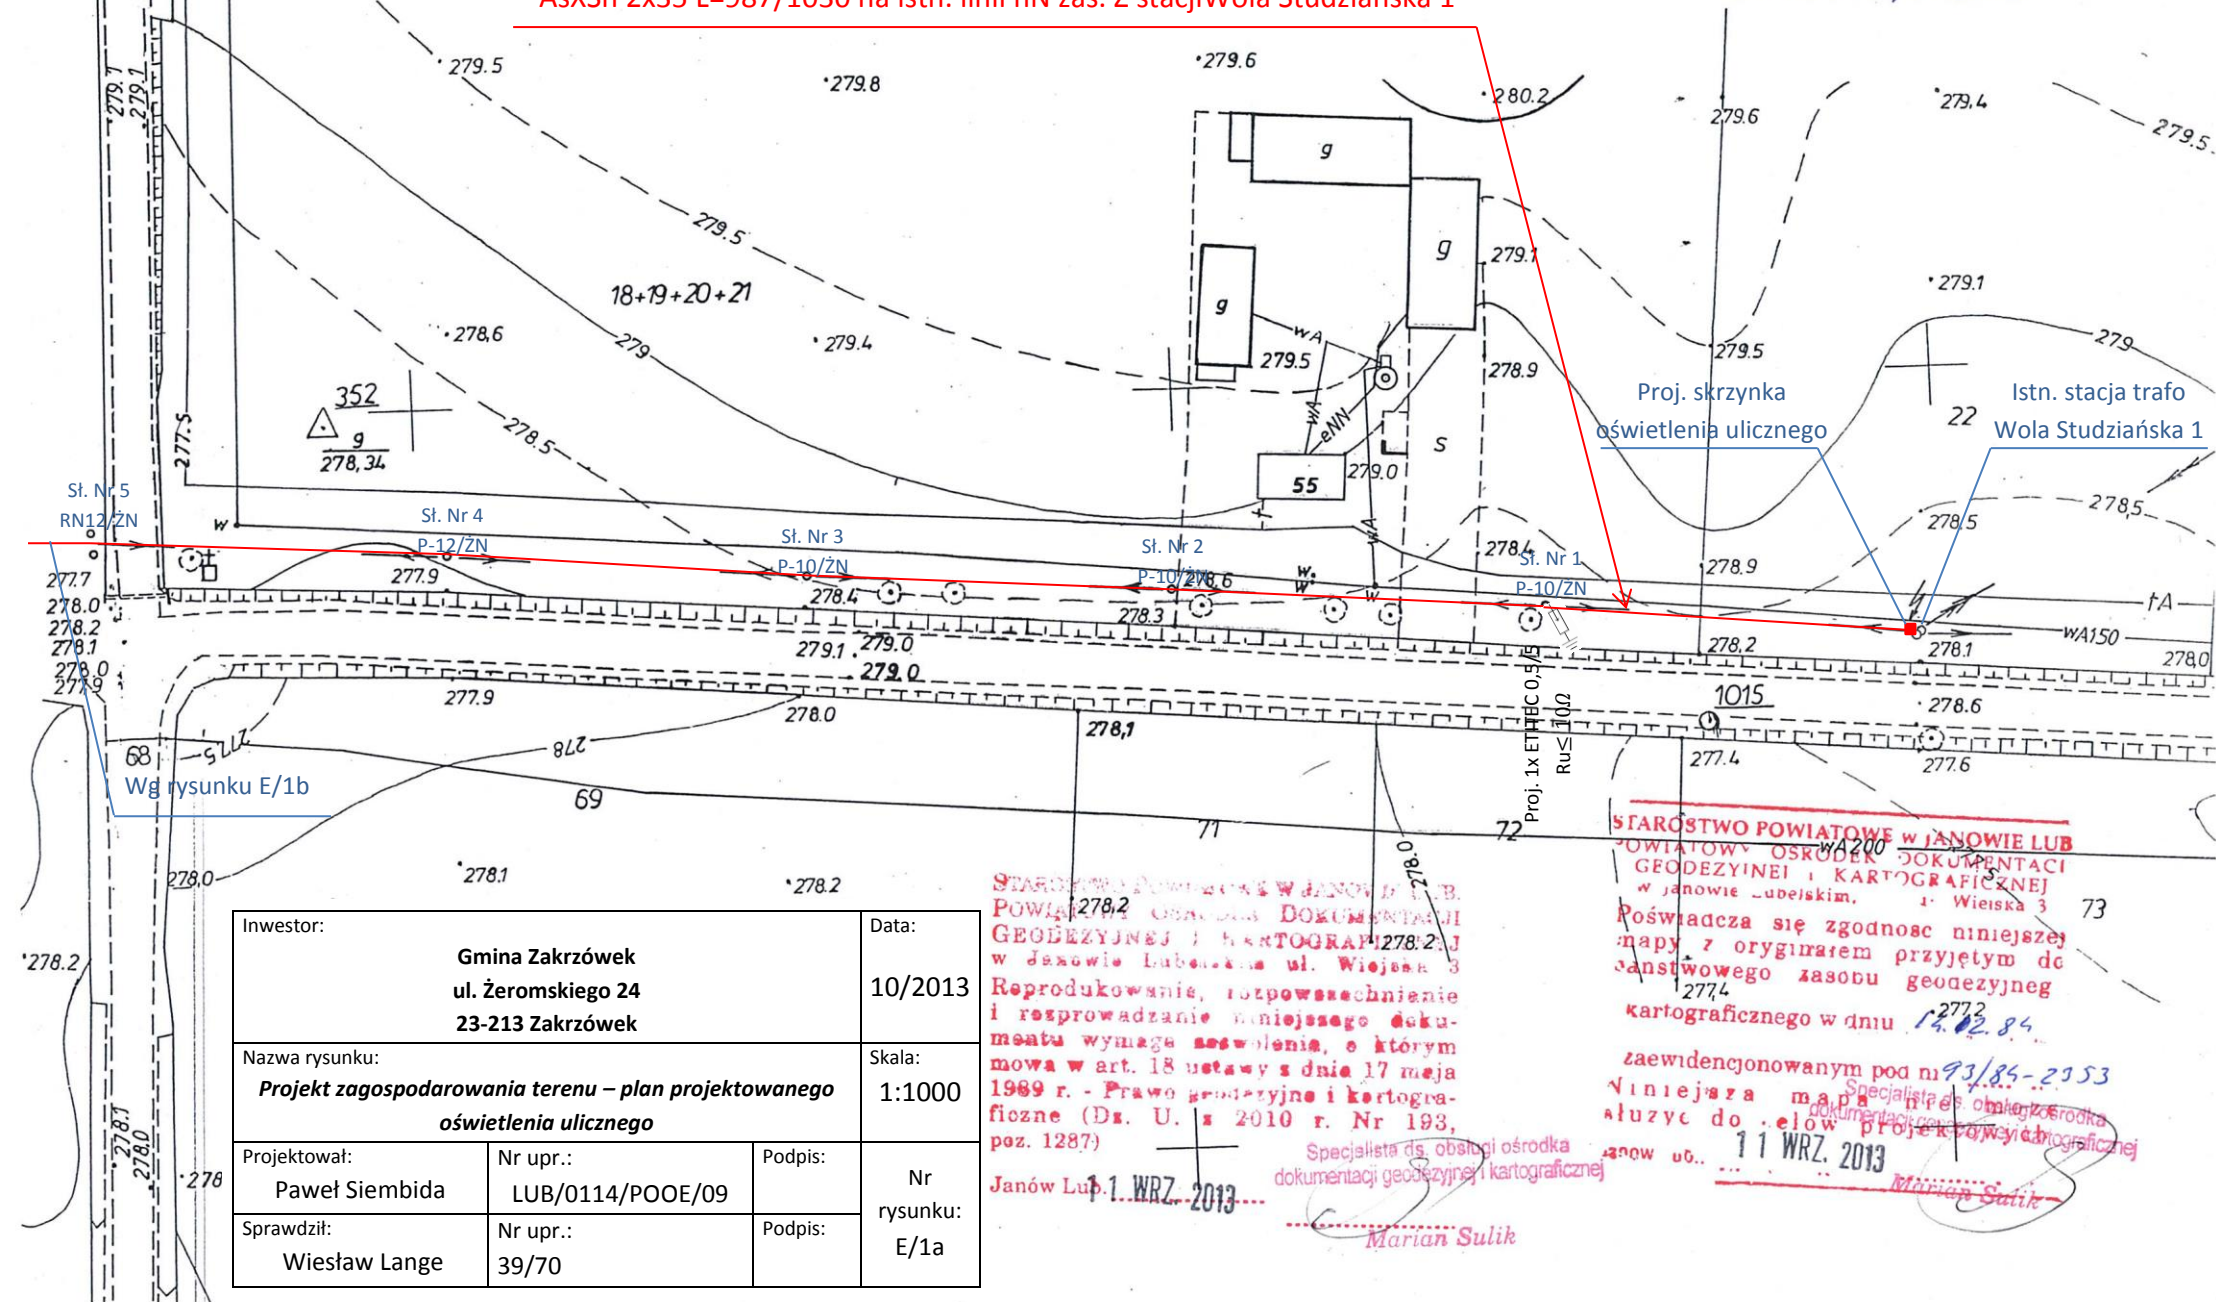

|   |                  |         |             |
|---|------------------|---------|-------------|
| Inwestor:   |                  | Data:   |             |
| Gmina Zakrzówek<br>ul. Żeromskiego 24<br>23-213 Zakrzówek                   |                  | 10/2013 |             |
| Nazwa rysunku:  |                  | Skala:  |             |
| Projekt zagospodarowania terenu – plan projektowanego oświetlenia ulicznego |                  | 1:1000  |             |
| Projektował:  | Nr upr.:         | Podpis: | Nr rysunku: |
| Paweł Siembida  | LUB/0114/POOE/09 |         |             |
| Sprawdził:  | Nr upr.:         | Podpis: | Nr rysunku: |
| Wiesław Lange   | 39/70            |         |             |

STAROSTWO POWIATOWE W JANOWIE LUB.  
POWIATOWY OŚRODEK DOKUMENTACJI  
GEODEZYJNEJ I KARTOGRAFICZNEJ  
w Janowie Lubelskim, ul. Wiejska 3  
Poświadczam zgodność niniejszej  
mapy z oryginałem przyjętym do  
państwowego zasobu geodezyjnego  
kartograficznego w dniu 14.02.84.  
zaewidencjonowanym pod nr 93/85-2353  
Niniejsza mapa jest dokumentem  
służącym do celów projektowych  
11 WRZ. 2013  
Marian Sulik